


ETAP 1
rzut parteru

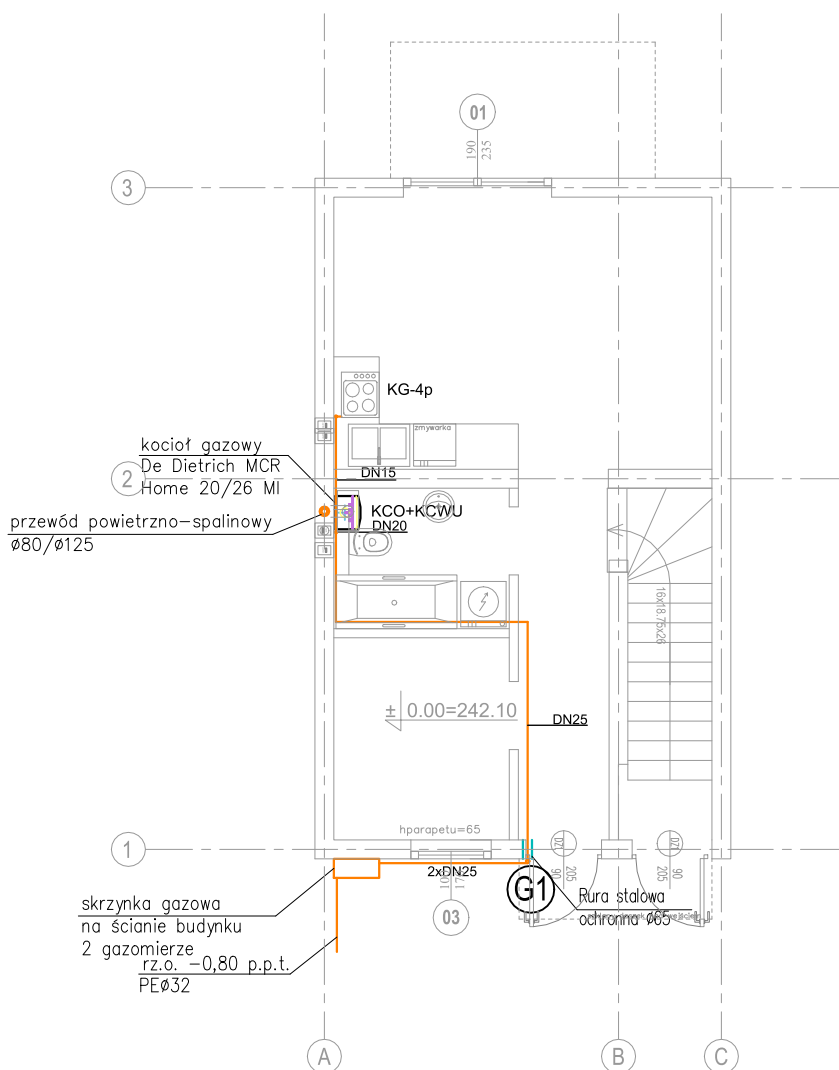

LEGENDA:

- — proj. instalacja gazowa
- KG-4p — kuchenka gazowa
- G1 • — pion instalacji gazowej

Dopuszcza się zabudowę kotła innego producenta przy zachowaniu parametrów niegorszych od zastosowanych w projekcie.

<p>projekt: Zespół 6 oraz 5 budynków mieszkalnych w zabudowie szeregowej (o umownej nazwie S, T, U, V, W, X oraz E, F, G, H, I) podzielonych na dwa etapy realizacji wraz z instalacjami (etap 1 - budynki S, T, U, V, W, X oraz etap 2- budynki E, F, G, H, I) wraz z instalacjami wewnętrznym (elektryczna, wodno-kanalizacyjna, gazowa i c.o.), zagospodarowaniem terenu, miejscami postojowymi oraz z budową instalacji kanalizacji deszczowej oraz zbiornika retencyjnego na wody opadowe na działce nr 522, obr 0002 Wieliczka przy ul. Boguckiej w Wieliczce.</p>	
<p>inwestor: Grupa Pierlex Paulina Michalik - Stojak ul. Przy Rondzie 55/2 31-547 Kraków</p>	
<p>projektant branży sanitarnej: mgr inż. Tomasz Capek nr upr. MAP/0549/PWBS/17</p>	
<p>opracowanie: mgr inż. Tomasz Capek nr upr. MAP/0549/PWBS/17</p>	
<p>data: październik 2020</p>	<p>skala: 1:100</p>
<p>tytuł: Rzut parteru - instalacja gazowa</p>	
<p>nr rysunku: G-01</p>	<p>SEGMENT S</p>