


ETAP 1  
rzut parteru

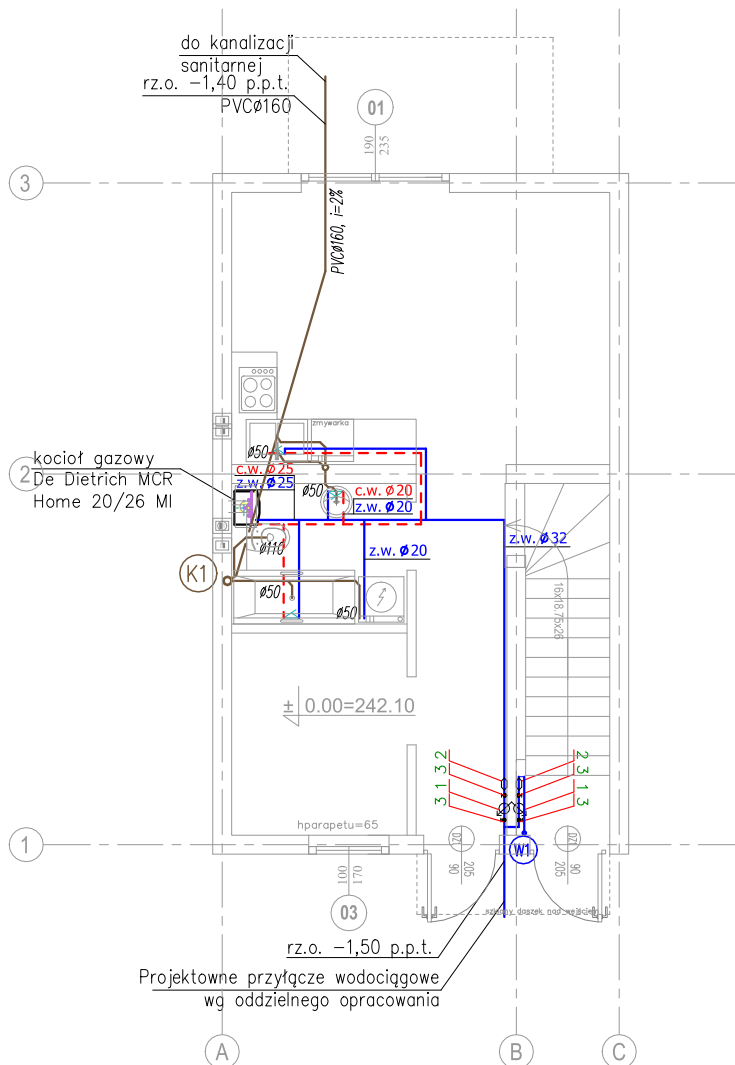

LEGENDA:

- 1- wodomierz JS2.5, DN20
- 2- zawór antyskażeniowy typ EA291NF, DN25
- 3- zawór odcinający DN25
- R- rewizja

- woda zimna
- - - woda ciepła
- kanalizacja
- W1 pion wodociągowy
- K1 pion kanalizacyjny

UWAGA:

1. Instalację wody zimnej i ciepłej wykonać z rur zgrzewanych PP firmy Prawtech

projekt:

Zespół 6 oraz 5 budynków mieszkalnych w zabudowie szeregowej (o umownej nazwie S, T, U, V, W, X oraz E, F, G, H, I) podzielonych na dwa etapy realizacji wraz z instalacjami (etap 1 - budynki S, T, U, V, W, X oraz etap 2- budynki E, F, G, H, I) wraz z instalacjami wewnętrznym (elektryczna, wodno-kanalizacyjna, gazowa i c.o.), zagospodarowaniem terenu, miejscami postojowymi oraz z budową instalacji kanalizacji deszczowej oraz zbiornika retencyjnego na wody opadowe na działce nr 522, obr 0002 Wieliczka przy ul. Boguckiej w Wieliczce.

inwestor:

Grupa Pierlex Paulina Michalik - Stojak  
ul. Przy Rondzie 55/2  
31-547 Kraków

projektant branży sanitarnej:

mgr inż. Tomasz Capek  
nr upr. MAP/0549/PWBS/17

opracowanie:

mgr inż. Tomasz Capek  
nr upr. MAP/0549/PWBS/17

data:

październik 2020

skala:

1:100

tytuł:

Rzut parteru - instalacja wod-kan

nr rysunku:

WK-01

SEGMENT S

Dopuszcza się zabudowę kotła innego producenta przy zachowaniu parametrów niegorszych od zastosowanych w projekcie.