


ETAP 1
rzut poddasza

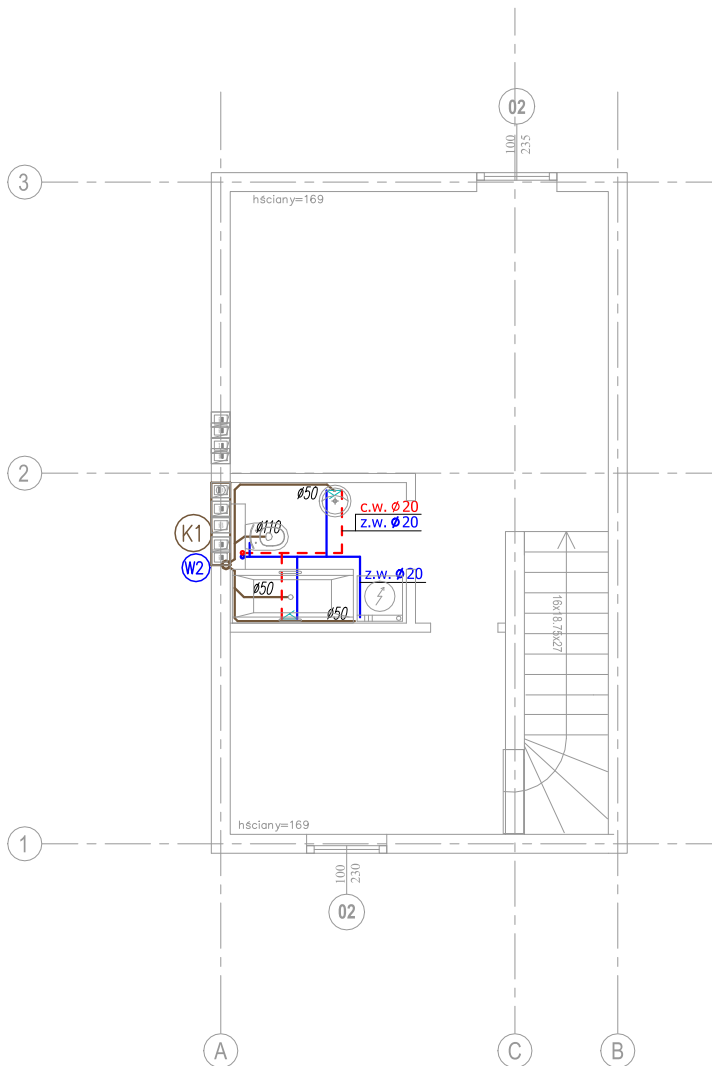

LEGENDA:

- woda zimna
- - - woda ciepła
- kanalizacja
- W1 pion wodociągowy
- K1 pion kanalizacyjny

UWAGA:

1. Instalację wody zimnej i ciepłej wykonać z rur zgrzewanych PP firmy Prawtech

projekt:

Zespół 6 oraz 5 budynków mieszkalnych w zabudowie szeregowej (o umownej nazwie S, T, U, V, W, X oraz E, F, G, H, I) podzielonych na dwa etapy realizacji wraz z instalacjami (etap 1 - budynki S, T, U, V, W, X oraz etap 2- budynki E, F, G, H, I) wraz z instalacjami wewnętrznym (elektryczna, wodno-kanalizacyjna, gazowa i c.o.), zagospodarowaniem terenu, miejscami postojowymi oraz z budową instalacji kanalizacji deszczowej oraz zbiornika retencyjnego na wody opadowe na działce nr 522, obr 0002 Wieliczka przy ul. Boguckiej w Wieliczce.

inwestor:

Grupa Pierlex Paulina Michalik - Stojak
ul. Przy Rondzie 55/2
31-547 Kraków

projektant branży sanitarnej:

mgr inż. Tomasz Capek
nr upr. MAP/0549/PWBS/17

opracowanie:

mgr inż. Tomasz Capek
nr upr. MAP/0549/PWBS/17

data:
październik 2020

skala:
1:100

tytuł:
Rzut poddasza - instalacja wod-kan

nr rysunku:

WK-03

SEGMENT S